

第9章 区画割施設平面図



1	2
3	4
5	6

凡	例
—+—+—	流域幹線
—+—+—	区画割線
—+—+—	マンホールポンプ
—+—+—	管径 (mm)
—+—+—	勾配 (%)
—+—+—	延長 (m)
—+—+—	面積 (ha)
—+—+—	管渠 (圧送管)



八街市印旛沼流域関連公共下水道全体計画					
図面名称	区画割施設平面図 (汚水)				
縮尺	1/2,500		調整年月 令和5年度		
課長	補佐	係長	設計	図面番	1
				番号計	6
八街市建設部下水道課					



1	2
3	4
5	6

凡 例	
— — — 全体計画区域界	→ 流域幹線
--- 地区界	→ 区画割線
--- 用途地域界	● マンホールポンプ
--- 事業計画区域界	○ 管径 (mm)
○ 幹線管渠 (既設管)	○ 勾配 (%)
○ 幹線管渠 (計画管)	○ 延長 (m)
○ 枝線管渠 (計画管)	○ 面積 (ha)
	○ 管渠 (圧送管)

八街市印旛沼流域関連公共下水道全体計画					
図面名称	区画割施設平面図 (汚水)				
縮尺	1/2,500	調整年月	令和5年度		
課長	補佐	係長	設計	図面番号	2
				番号	6
八街市建設部下水道課					




1	2
3	4
5	6

凡	例
--- 全体計画区域界	→ 流域幹線
--- 地区界	→ 区画割線
--- 用途地域界	● マンホールポンプ
--- 事業計画区域界	○ 管径 (mm)
--- 幹線管渠 (既設管)	△ 勾配 (%)
--- 幹線管渠 (計画管)	□ 延長 (m)
--- 枝線管渠 (計画管)	■ 面積 (ha)
	→ 管渠 (圧送管)



八街市印旛沼流域関連公共下水道全体計画					
図面名称	区画割施設平面図 (汚水)				
縮尺	1/2,500	調整年月	令和5年度		
課長	補佐	係長	設計	図面番号	3
				番号計	6
八街市建設部下水道課					

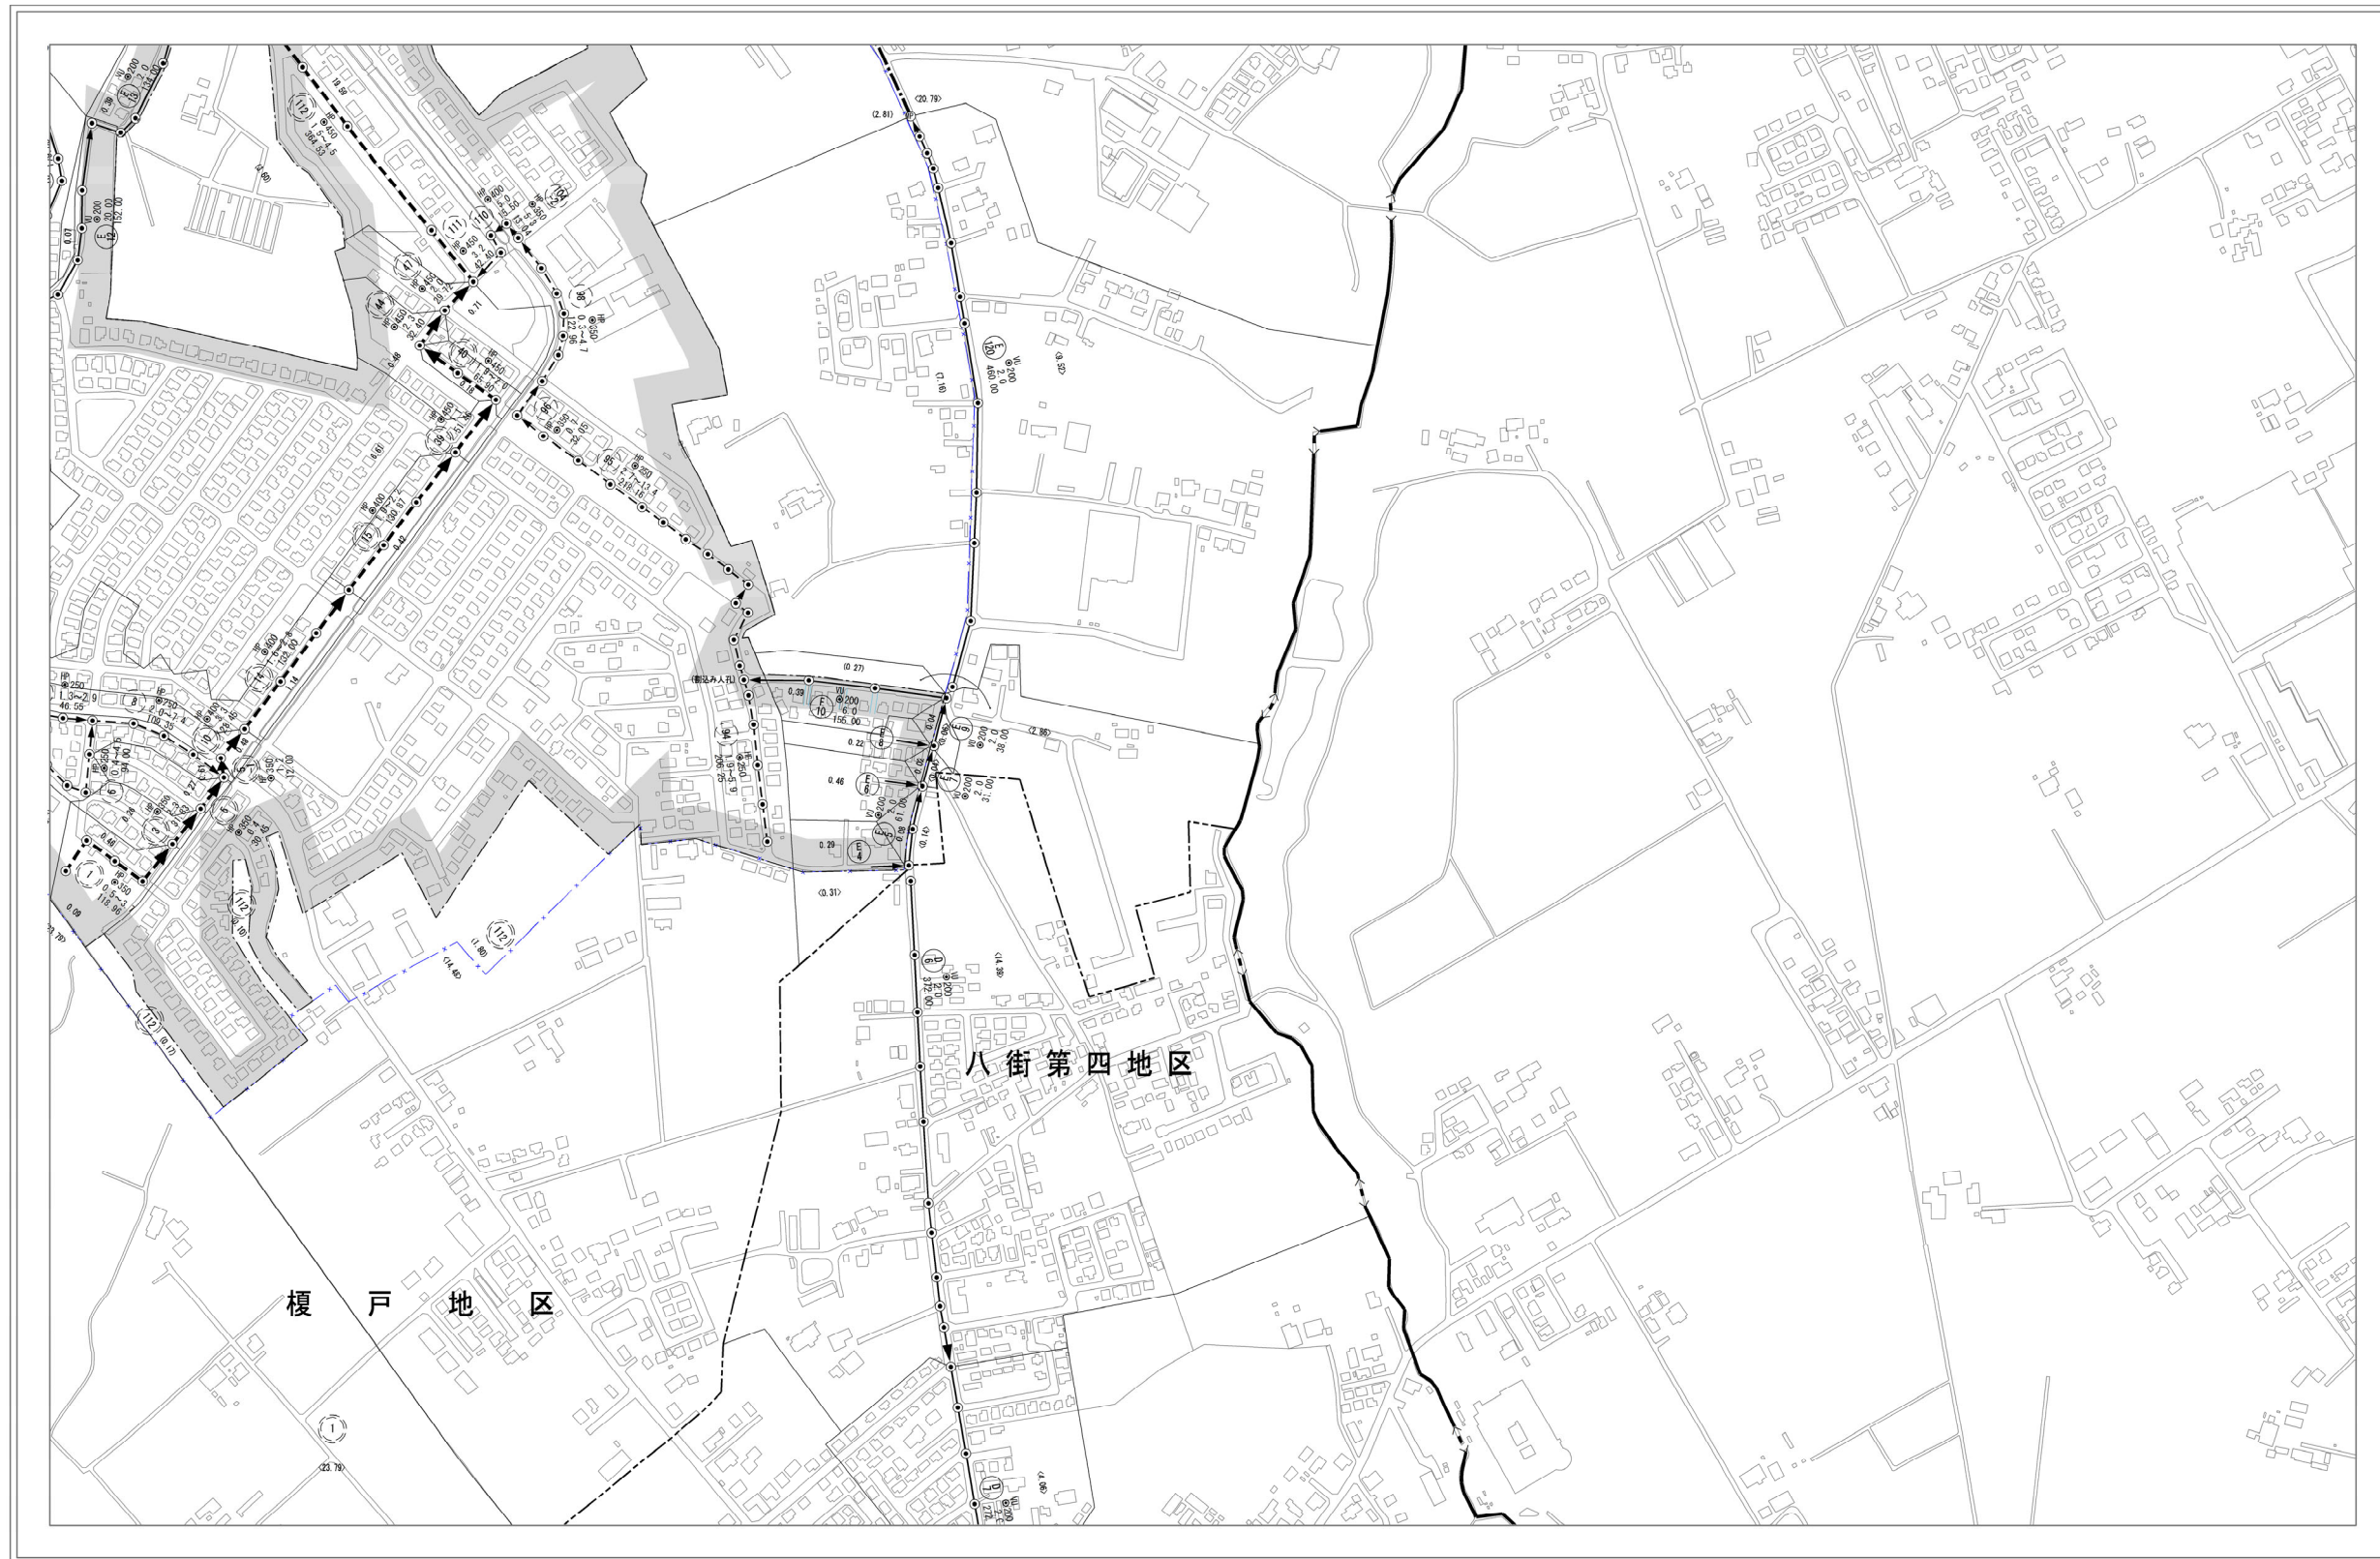

1	2
3	4
5	6

凡 例			
---	全体計画区域界	———	流域幹線
---	地区界	———	区画割線
---	用途地域界	⊙	マンホールポンプ
---	事業計画区域界	⊙ 200	管径 (mm)
---	幹線管渠 (既設管)	⊙ 2.0	勾配 (%)
---	幹線管渠 (計画管)	⊙ 50.00	延長 (m)
---	枝線管渠 (計画管)	⊙ 0.36	面積 (ha)
---		---	管渠 (圧送管)



八街市印旛沼流域関連公共下水道全体計画					
図面名称		区画割施設平面図 (汚水)			
縮尺	1/2,500	調整年月	令和5年度		
課長	補佐	係長	設計	図面番	4
				番号計	6
八街市建設部下水道課					




1	2
3	4
5	6

凡		例	
	全体計画区域界		流域幹線
	地区界		区画割線
	用途地域界		マンホールポンプ
	事業計画区域界		管径 (mm)
	幹線管渠(既設管)		勾配 (%)
	幹線管渠(計画管)		延長 (m)
	枝線管渠(計画管)		面積 (ha)
	管渠(圧送管)		管渠(圧送管)



八街市印旛沼流域関連公共下水道全体計画					
図面名称	区画割施設平面図(汚水)				
縮尺	1/2,500	調整年月	令和5年度		
課長	補佐	係長	設計	図面番号	5
				番号計	6
八街市建設部下水道課					

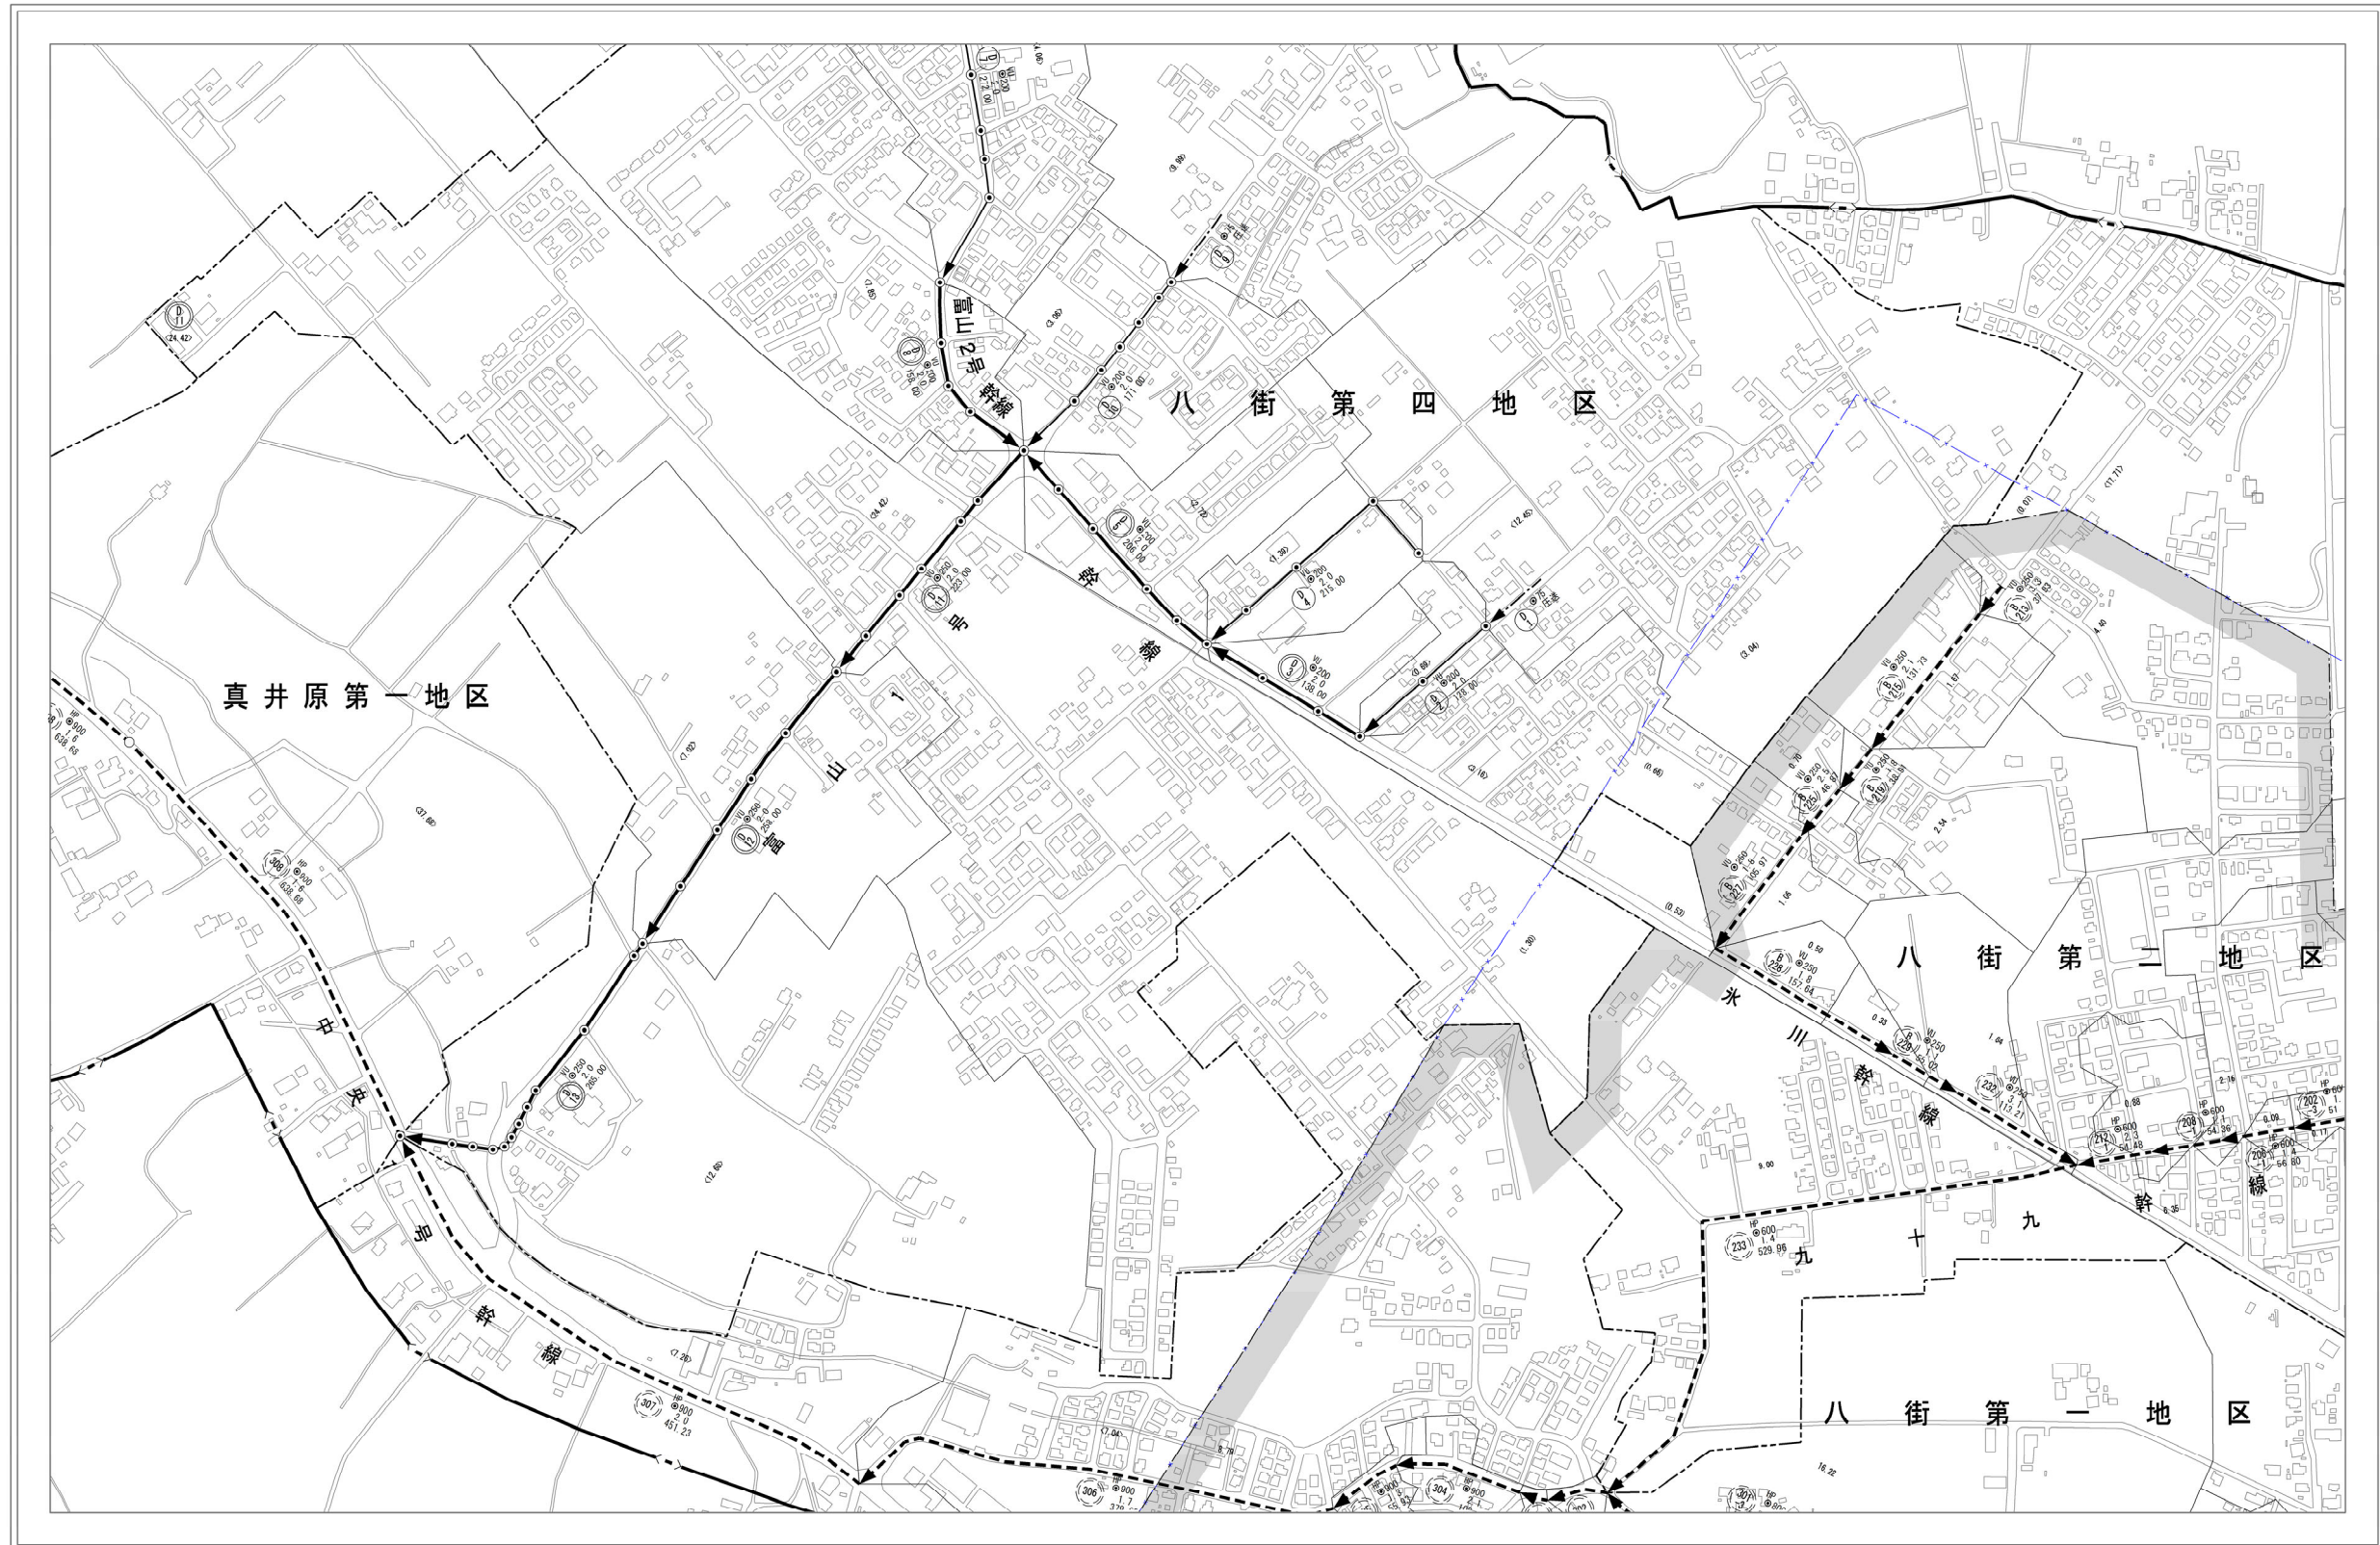

凡	例
---	流域幹線
---	区画割線
---	マンホールポンプ
○	管径 (mm)
○	勾配 (%)
○	延長 (m)
○	面積 (ha)
○	管渠 (圧送管)



八街市印旛沼流域関連公共下水道全体計画					
図面名称	区画割施設平面図 (汚水)				
縮尺	1/2,500	調整年月	令和5年度		
課長	補佐	係長	設計	図面番号	6
				番号計	6
八街市建設部下水道課					

1	2
3	4
5	6